

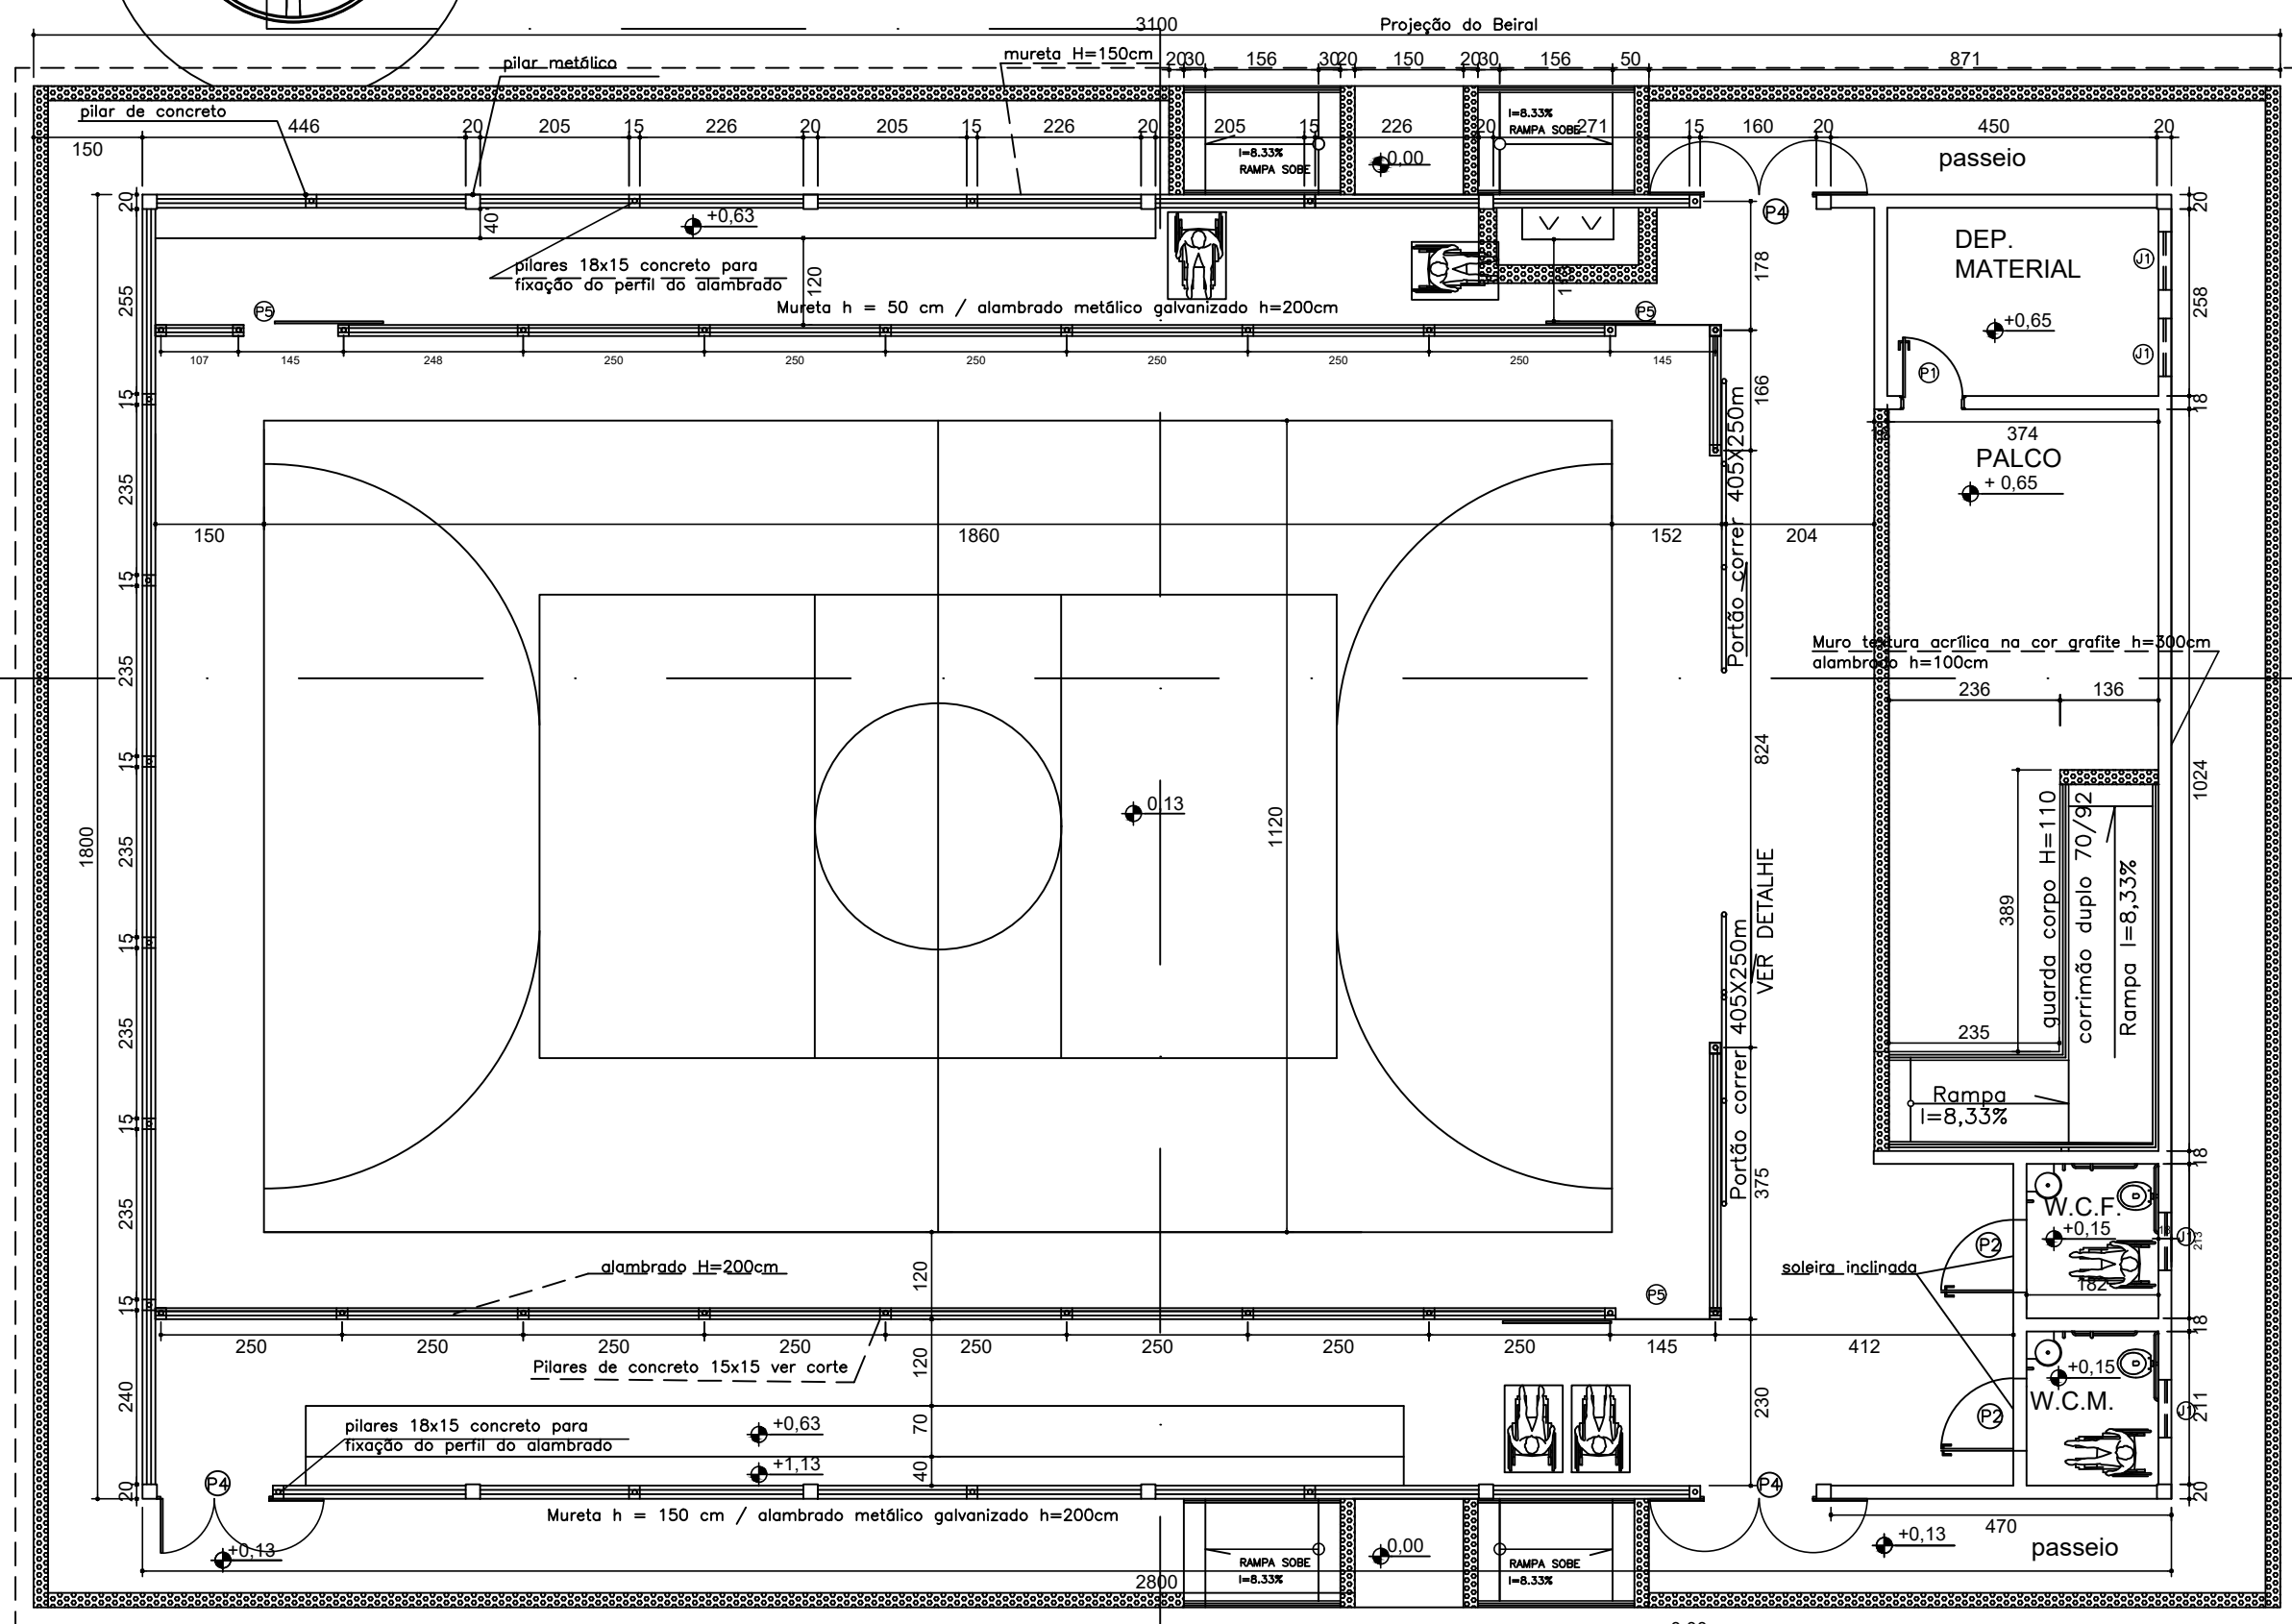


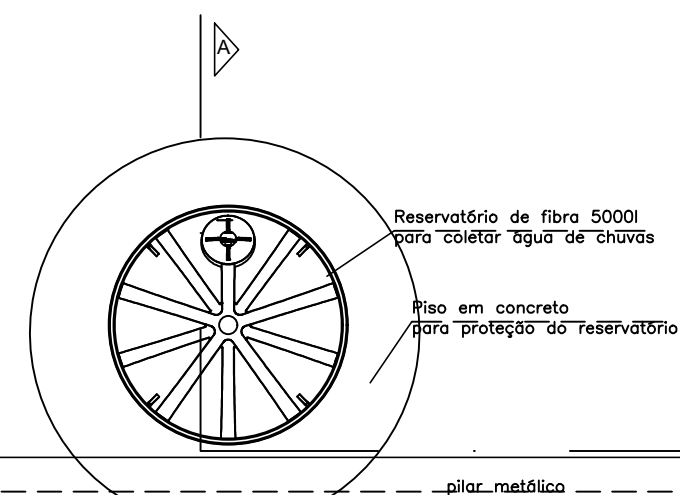

PLANTA QUADRA COBERTA 504,00 m2
Escala 1/100

OBS: As demarcações a serem executadas no piso não correspondem as medidas oficiais.

ESCOLA: ESCOLA MUNICIPAL JORGE MOREIRA GUILARDUCCI
ENDEREÇO: RUA SÃO ROQUE, Nº 159, CENTRO

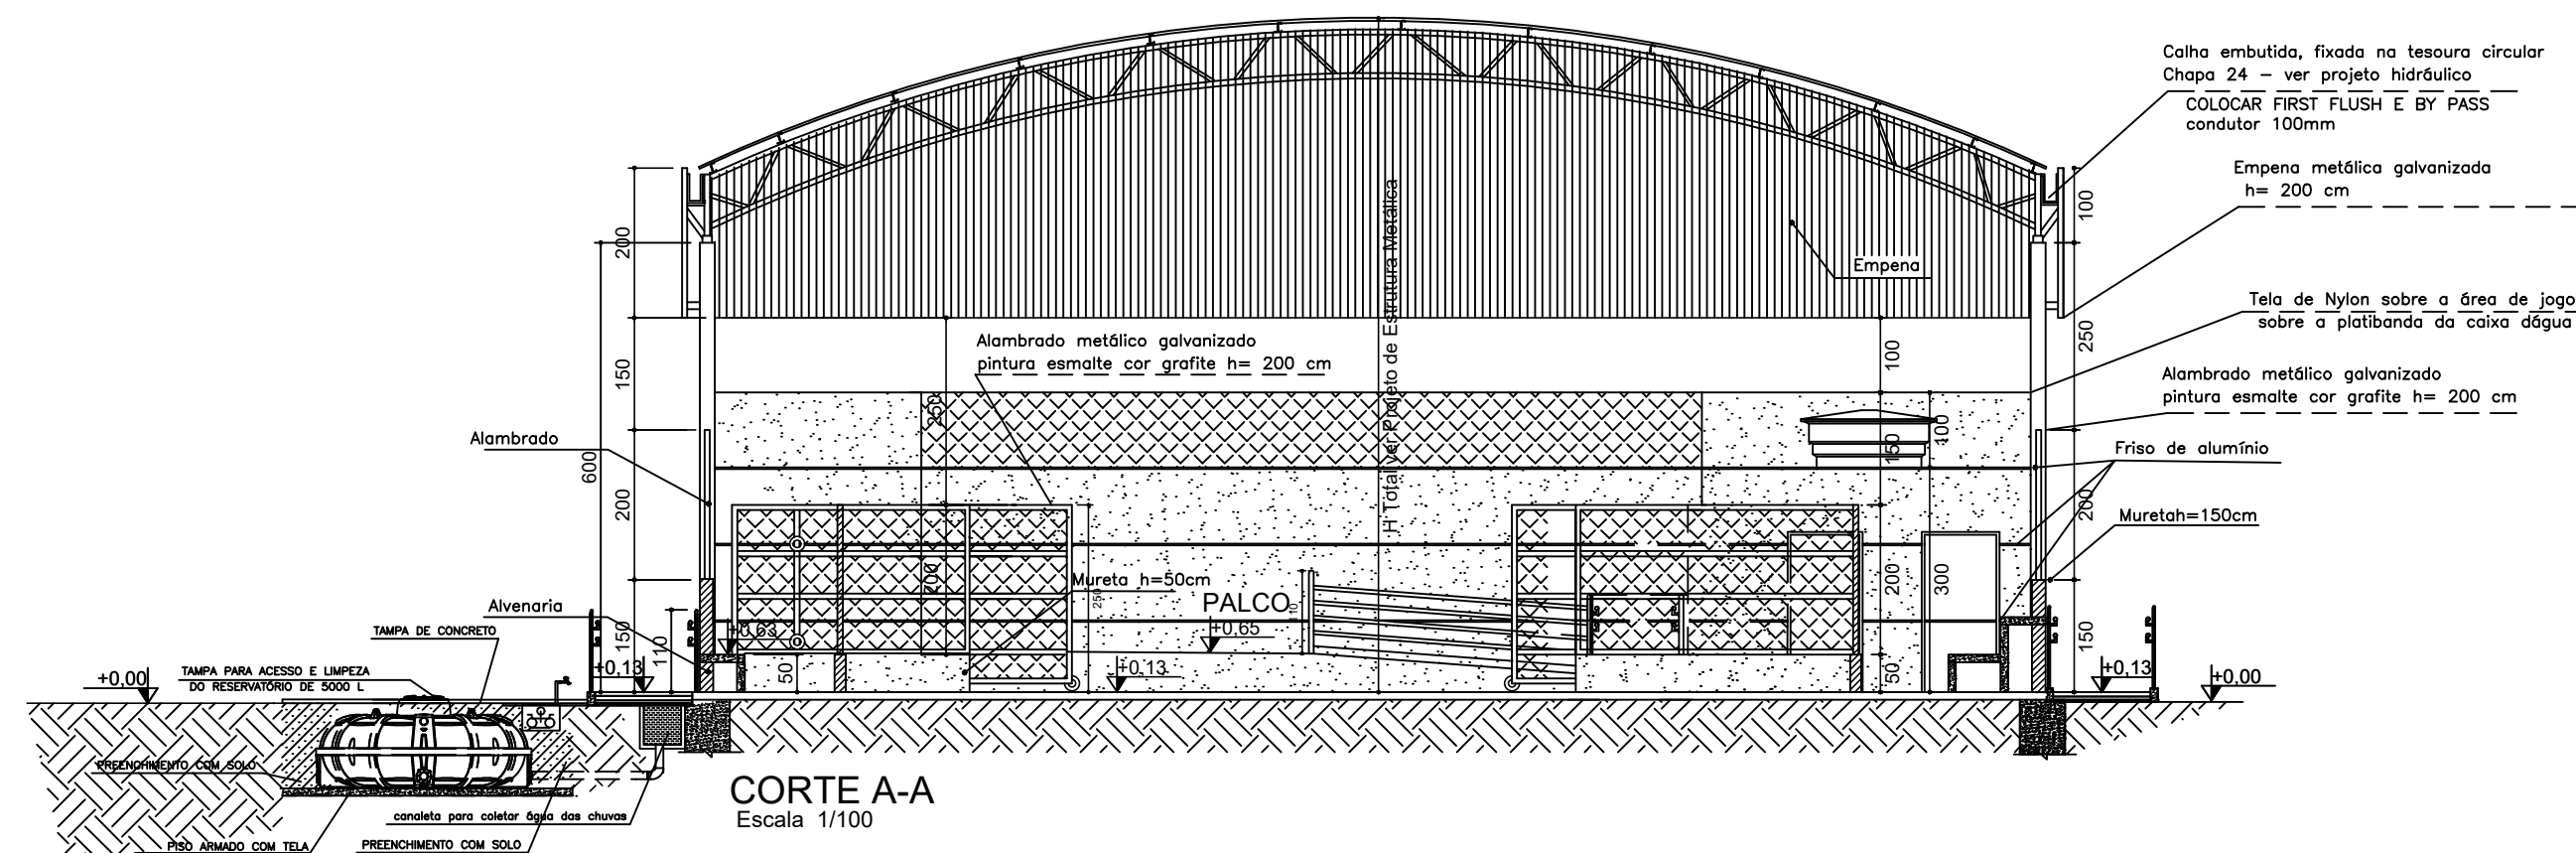

LEGENDA . ESQUADRIAS	
J1	80 x 100 x 180cm - bascula
P1	80 x 210 - porta (metálica)
P2	100 x 210 - porta Pcd (metálica)
P3	Não existente neste mod. de quadra
P4*	150 x 350 - portão(alambrado-correr)
P5	130 x 250 - portão(alambrado-abrir)
P6	405 x 250 - portão(alambrado-correr)

* Este portão deverá abrir 180º

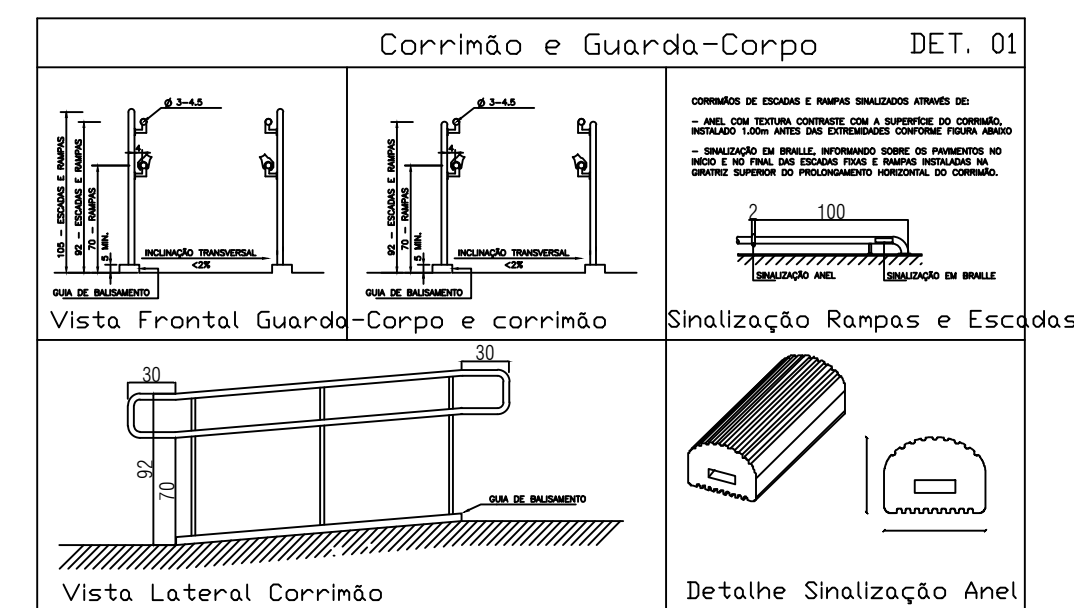


IMAGEM DO CORRIMÃO
sem escala

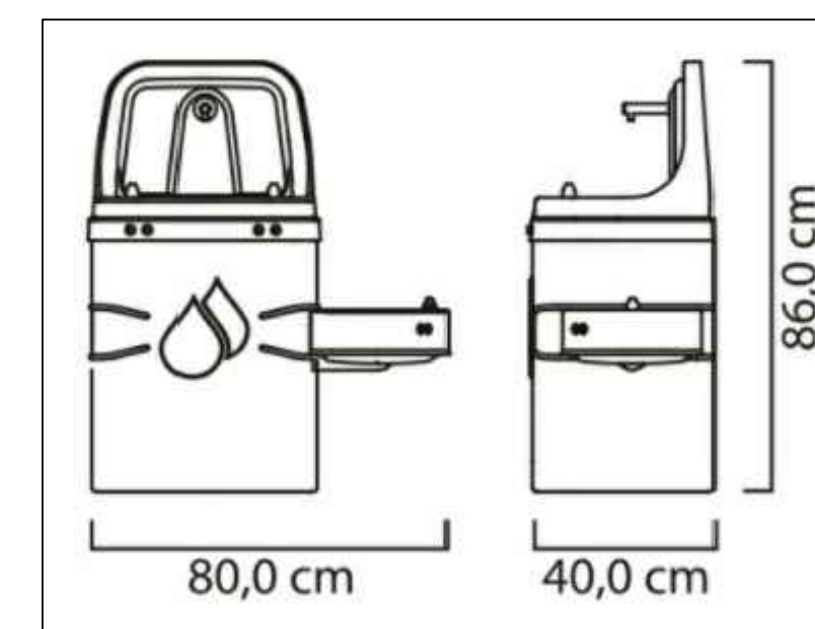


IMAGEM DO TIPO DE BEBEDOURO
sem escala

DIMENSÕES E PESOS:

O diagrama mostra um tanque de armazenamento de água com uma tampa arredondada. A dimensão A indica a altura total do tanque, incluindo a tampa. A dimensão B indica o diâmetro da boca de inspeção na tampa. A dimensão C indica o diâmetro total do tanque na base.


- A Altura total
- B Diâmetro da boca de inspeção
- C Diâmetro total

Capacidade em litros	Dimensões em metros		
	A	B	C
310	0,52	0,60	1,00
500	0,65	0,60	1,15
1.000	0,80	0,60	1,48
1.750	0,95	0,60	1,65
2.500	1,13	0,60	1,88
3.500	1,21	0,60	1,80
5.000	1,29	0,60	1,90
8.000	1,51	0,60	2,25
10.000	1,59	0,60	2,78
15.000	2,20	0,60	3,20
20.000	2,83	0,60	3,17

1- Dimensões aproximadas.

- 2- Os tanques até 3.000 l já vêm com Adaptador Flange instalado; 50 mm x 1" no lado.
- 3- Os tanques a partir de 5.000 l vêm com o Adaptador Flange; 60 mm x 1" no lado.

IMAGEM DO Dimensões e capacidade dos r
sem escala

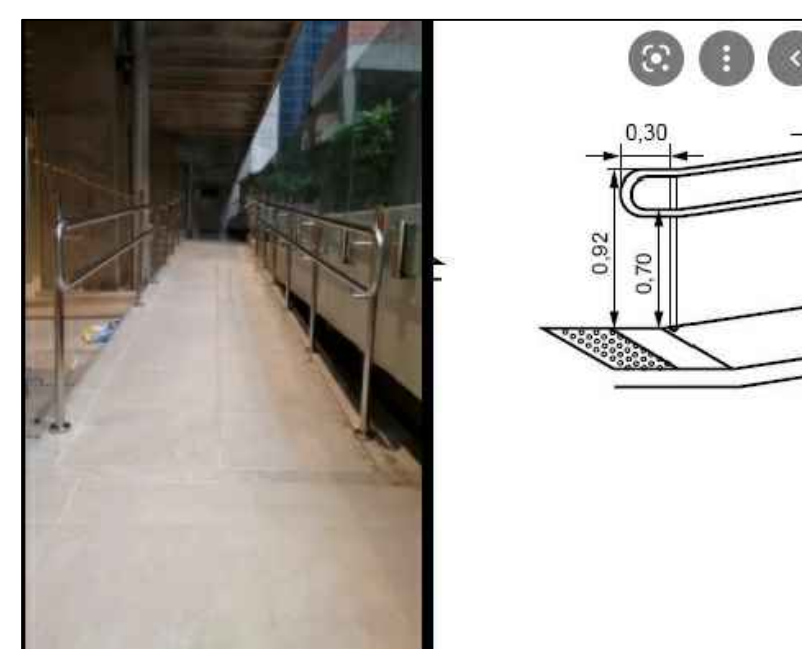

DET. RAMPA
sem escala

SECRETARIA DE EDUCAÇÃO DO ESTADO

SUPERINTENDÊNCIA DE INFRAESTRUTURA ESCOLAR

DIRETORIA DE GESTÃO DE REDE FÍSICA

PROJETO: QUADRA COBERTA 504,00 m2

PRANCHAS: 1/1

PLANTA BAIXA, CORTE A-A, B-B E DETALHES

OBS: TODAS AS MEDIDAS DEVERÃO SER CONFERIDAS NO LOCAL

DATA: OUT / 2021

